

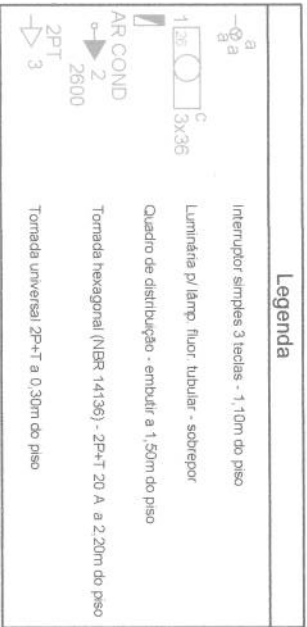


OD1 (Quadro Sala)

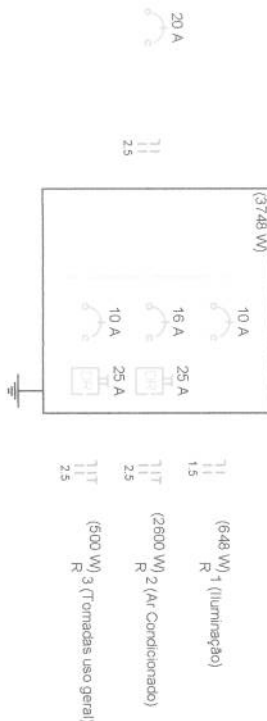

Quadro de Cargas (QD1)

Circuito	Descrição	Esquema	V (V)	Iluminação (W)	Tomadas (V)	Pot. total (W)	Seção (mm ²)	Disj (A)
1	Iluminação	F+N	220 V	19	100	648	1,5	10,0
	a			6		216	1,5	
	b			6		216	1,5	
	c			7		216	1,5	
2	Ar Condicionado	F+N+T	220 V			2600	2,5	16,0
3	Tomadas uso geral	F+N+T	220 V		5	500	2,5	10,0
TOTAL				19	5	3748		

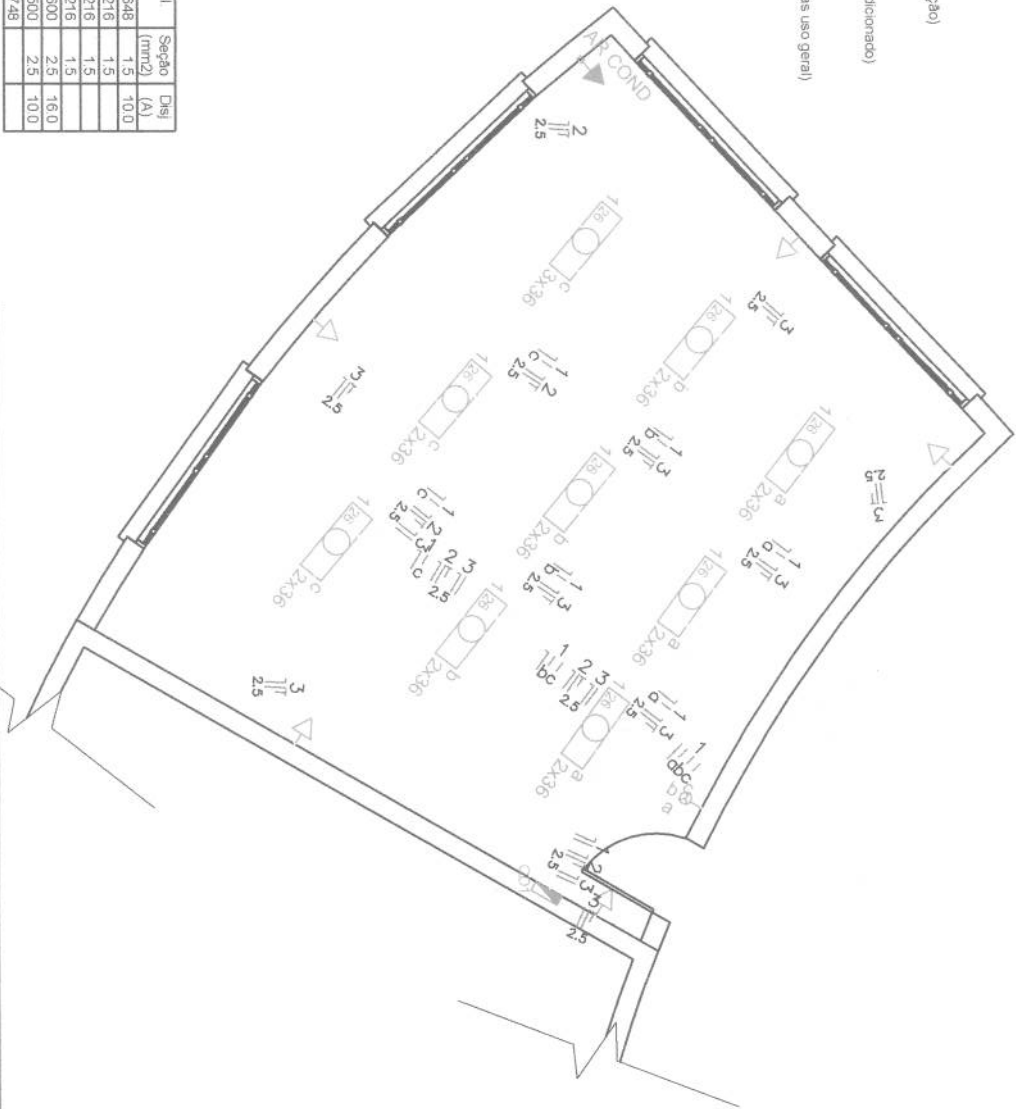

DESCRIÇÃO PRANCHA:
PLANTA BAIXA - PROJETO ELÉTRICO

PROPRIETÁRIO:

PREFEITURA MUNICIPAL DE QUINZE DE NOVEMBRO

RESPONSÁVEL TÉCNICO:

ELVIS GUNTZEL RÜPPENHAL - CREA RS243614

OBRAS:

REFORMA/AMPLIAÇÃO - SALA DE AULA ESCOLA PROGRESSO

ESCALA:

1:75

ÁREA:

39,01M²

DATA:

04/2021

PRANCHA:

04