


Acesso à rede de água existente PVC 25mm

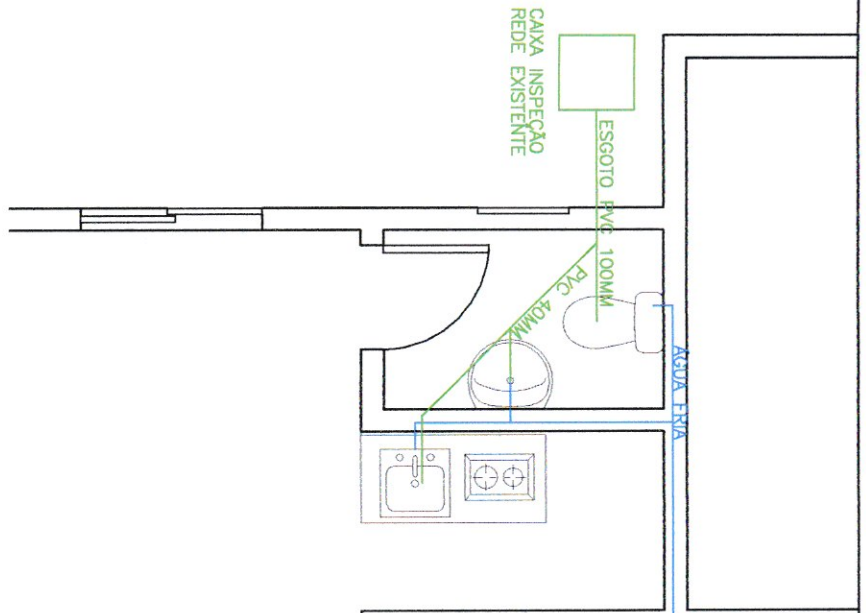

# PLANTA BAIXA HÍDROSSANITÁRIO

ESCALA 1:50

DESCRIÇÃO PRANCHA:		RESPONSÁVEL TÉCNICO:	
PLANTA BAIXA - HÍDROSSANITÁRIO		Elvis Guntzel Ruppenthal	
PROPRIETÁRIO:		PREFEITURA MUNICIPAL DE QUINZE DE NOVENBRO	
OBRA:		REFORMA/AMPLIAÇÃO - UNIDADE BÁSICA DE SAÚDE	
ESCALA:	ÁREA:	DATA:	PRANCHA:
1:50	124,30M <sup>2</sup>	06/2021	-