
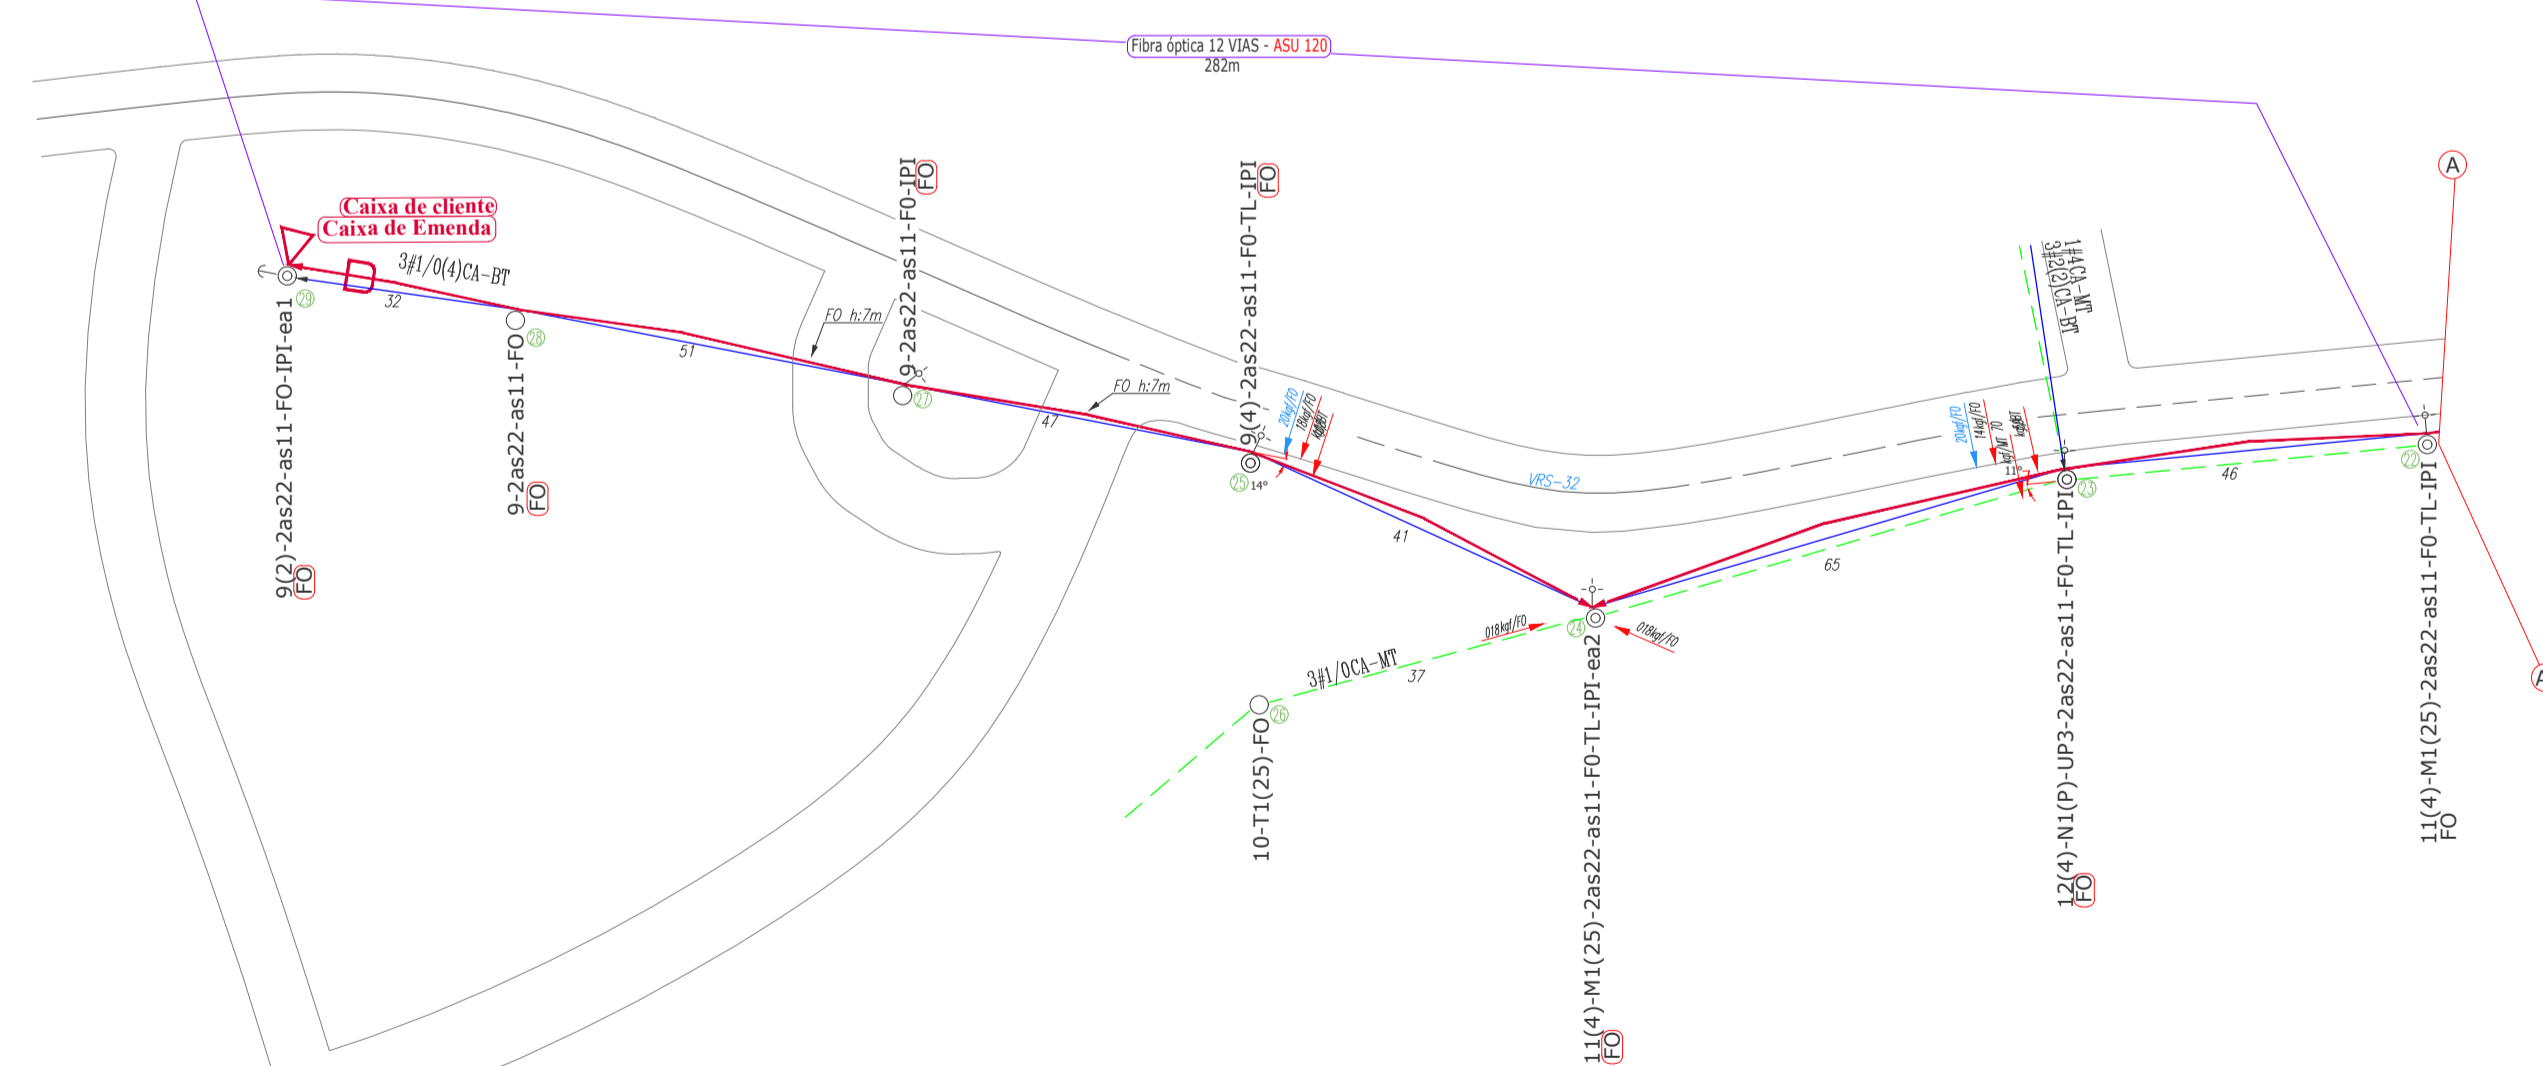
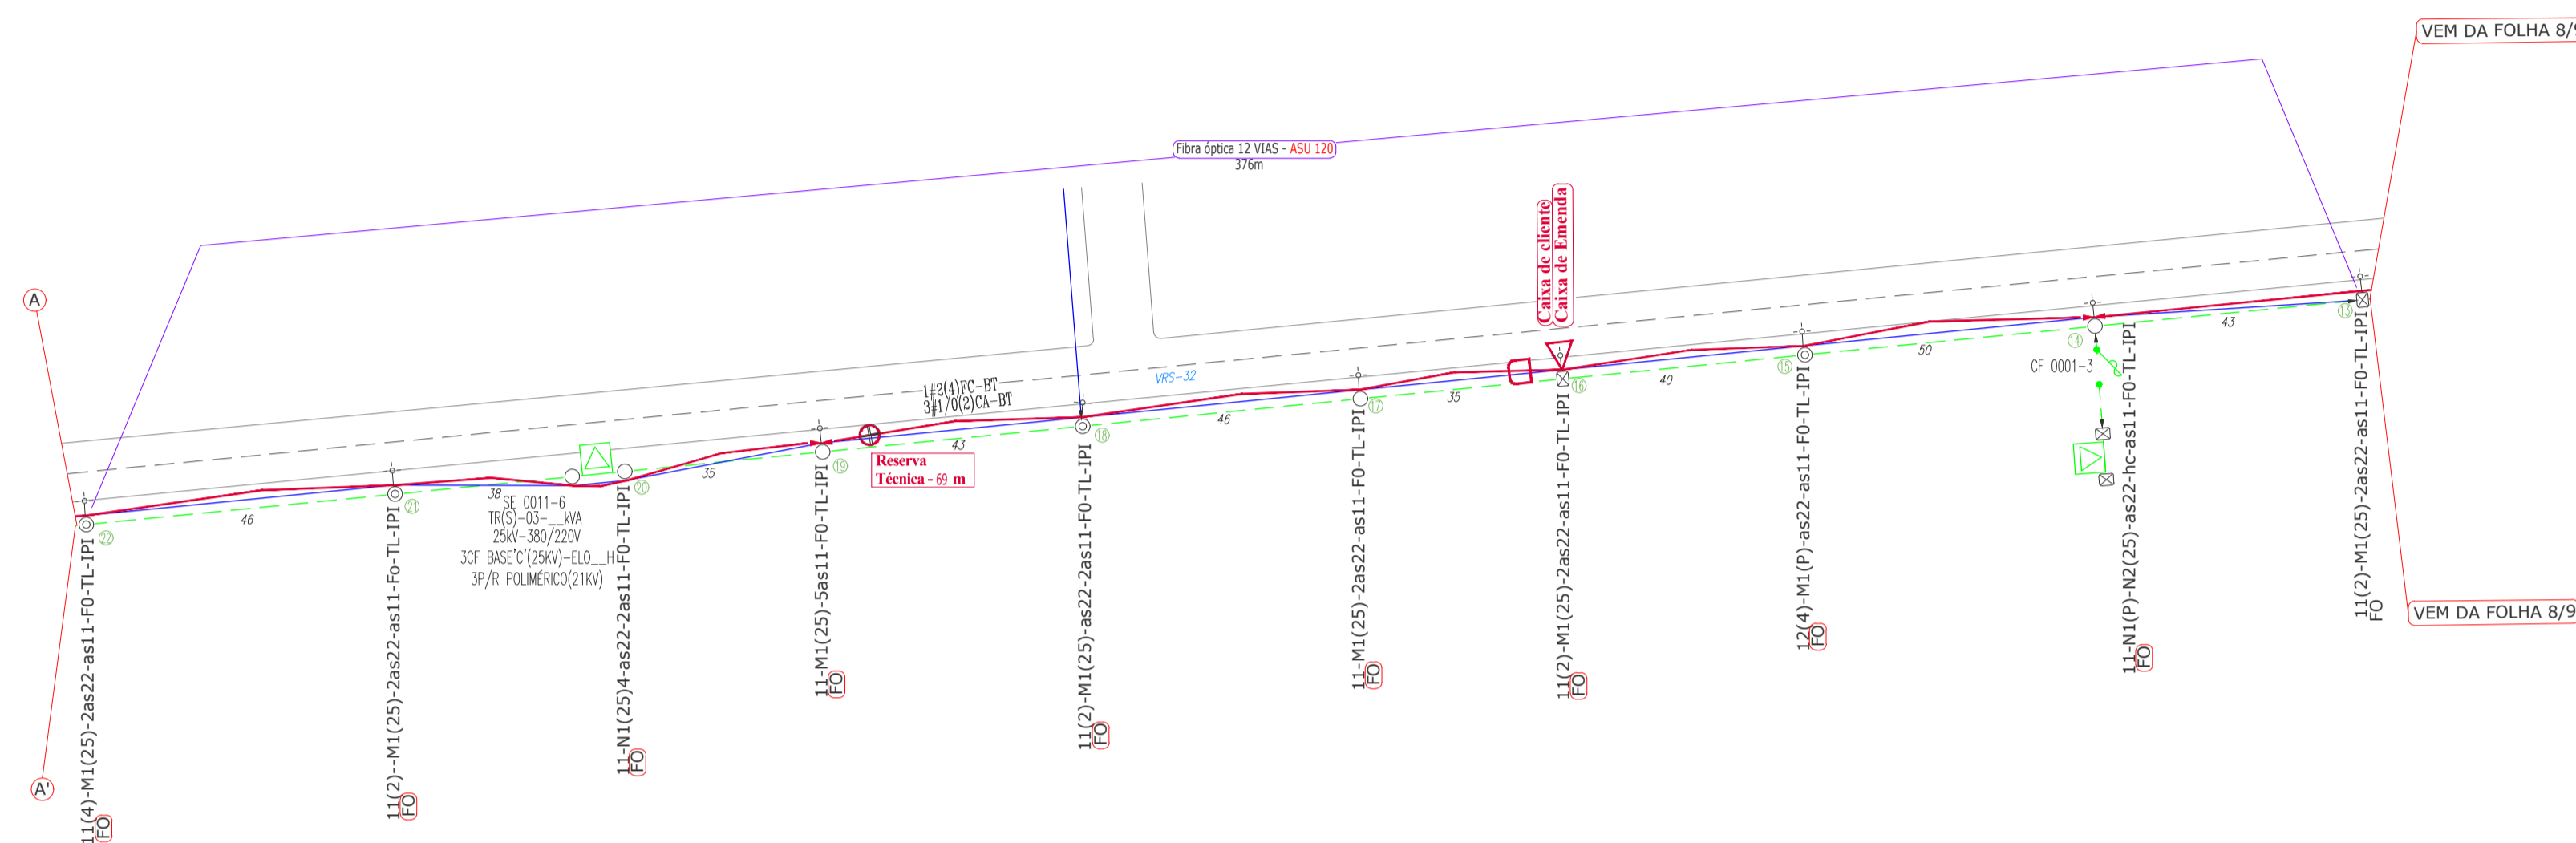




DIAGRAMA UNIFILAR

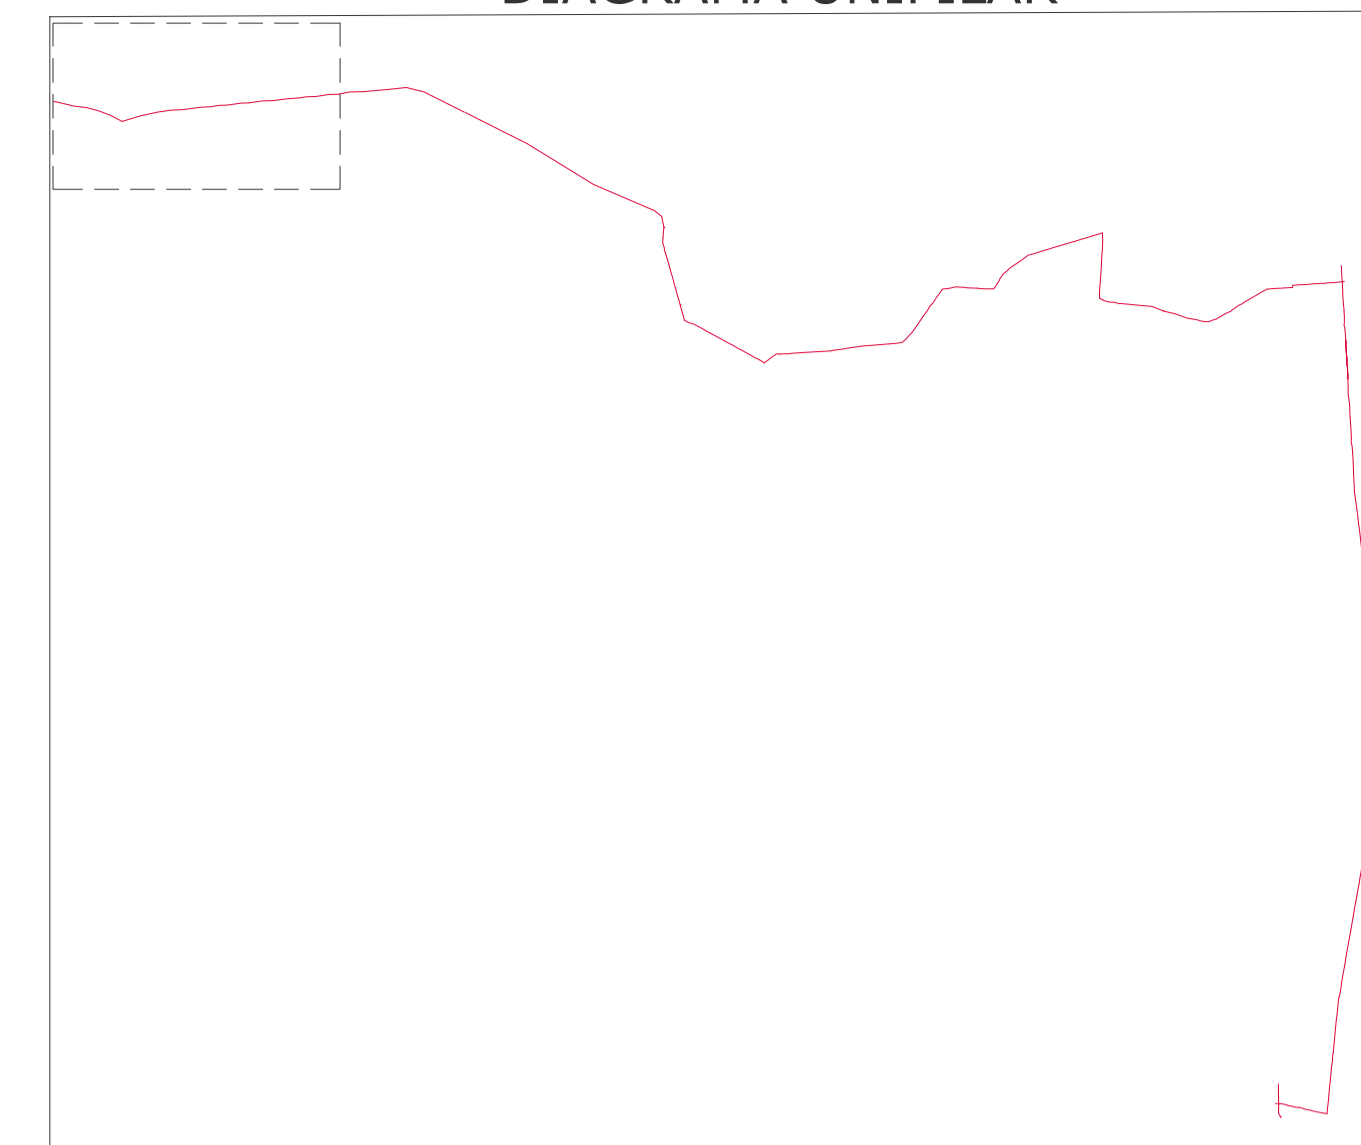

Sistema De Projção
U/M IM Geografica
Datum
MCS 84 1981.69
Fuso
21w 225
TOTAL DE METROS DE FIBRA ÓPTICA A SER INSTALADO: 658
TOTAL DE POSTES PARA COMPARTILHAMENTO DE INFRA-ESTRUTURA: 17

	PROJETO: 01-19	ART: 1000580
	TENSÃO: -	DATA: 06/01/2019
	FREQUÊNCIA: 60 Hz	FOLHA: 09/09
	ESCALA: 1/1000	FRANCHA: A1
DESCRIÇÃO: COMPARTILHAMENTO DE INFRAESTRUTURA - FOLHA 09/09 - (658m)		
INTERESSADO: PREFEITURA MUNICIPAL DE QUINZE DE NOVENBRO/RS		
CPF/CNPJ: 91.574.764/0001-46		
ENDEREÇO: SANTA CLARA		
MUNICÍPIO: XV DE NOVENBRO		
HCC Projetos Elétricos Ltda ENC LUIZ ALBERTO WAGNER PRATO JR. 139947 CREA/RS	PREFEITURA MUNICIPAL DE XV DE NOVENBRO	PROJETISTA: GABRIEL DELAY DESENHISTA: GABRIEL DELAY